


B - CUCINA

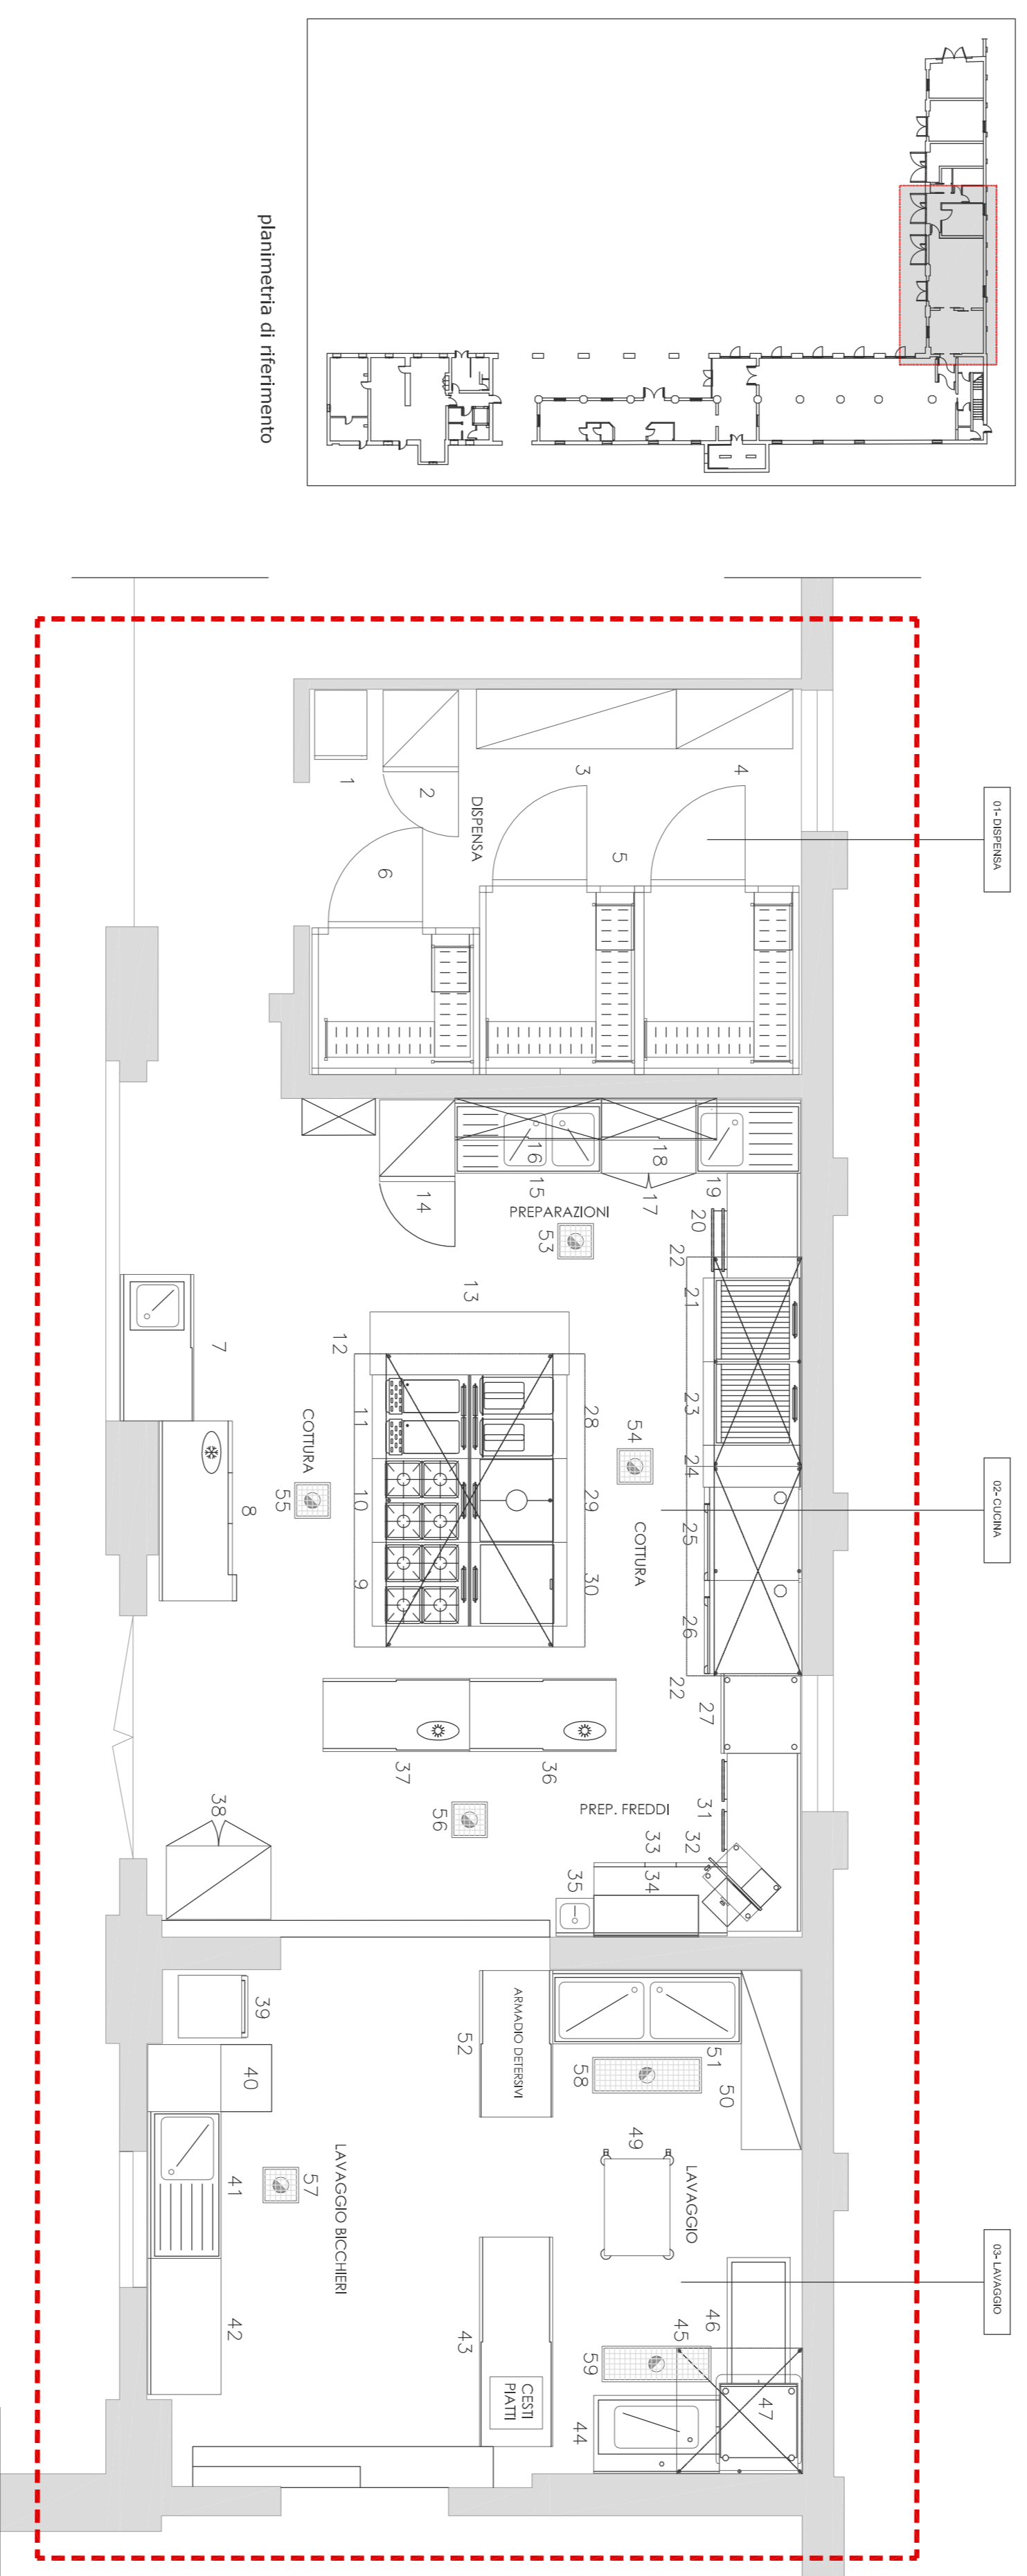

pianta piano terra
da confrontare con il capitolato

scala 1:50

POS.	Q.	DESCRIZIONE	MODELLO
01 - DISPENSA			
1	1	FREDDO GAS GRAN.90 WC/24H.-48H4+ CONTING.	FRE44A
2	1	FREZZATE DISE.1 FORNIA.600L.-22-15 ASI.304	RS20RTIF
3	1	SCARIFALE A 4 BRASINI 1910 MM	SC2110
4	1	SCARIFALE A 4 BRASINI 1110 MM	SC1110
5	1	CELLA PER CONFEZIONAMENTO PASTIGLIE	WMS2110S
6	1	CELLA REFR. -10-20°C UN. REFR. CON FONDO	WMS416RT1S
02 - CUCINA			
7	1	TAVOLO ANI CON VASCA ED ALZAVINA	TAP444070
8	1	TAVOLO REFRIGERAZIONE/ALZAVINA. 3 VANI	REFSAP400
9	1	CUCINA GAS TOP 4 FUOCHI 800 MM	NC2800
10	1	CUCINA GAS 4 FUOCHI+FORNO 800 MM	NC2800
11	1	CUCINAPASTA GAS 2 VASCHE 40 LT	NC25200
12	1	CAPPA CENTRALE CON SUCCHIAPIRE 280X220	ES22280T
13	1	FRIGDO DISE.1 FORNIA.600L.-24+10 ASI.304	RS20RTIF
14	1	FRIGDO DISE.1 FORNIA.600L.-24+10 ASI.304	RS20RTIF
15	1	FRIGDO DISE.1 FORNIA.600L.-24+10 ASI.304	RS20RTIF
16	1	FENECILE REFRANZO SCOLAPASTI 2 FORTE 1400	FS140040
17	1	TAVOLO ARAMADIO CON ALZAVINA	TA444070
18	1	TAVOLO ARAMADIO CON ALZAVINA	TA444070
19	1	TAVOLO SU GABINETTO CON ALZ. + CASIS 1000MM	TA44100070
20	1	TAVOLO SU GABINETTO CON ALZ. + CASIS 1000MM	TA44100070
21	1	GRIOLA A GAS 800 MM	NC2800
22	2	CAPPA PARETE NOX 304+FILTRI 200X110 CM	BP11200T
23	1	FRIGDO GAS 800 MM	NC2800
24	1	FRIGDO GAS 800 MM	NC2800
25	1	FRIGDO CONNEZIONE VASORE GAS 10X1/1 (L4)	FCS10154
26	1	FRIGDO CONNEZIONE VASORE GAS 10X1/1 (L4+180)	FCS10152
27	1	ABBINAT/CONNEZIONE X GAS 10X1/1 (L4+180)	RF2728A
28	1	FRIGDORICE GAS 15+1+DUE 2 VASCHE+2 CESTI	NR2800
29	1	FRIGDORICE GAS 15+1+DUE 2 VASCHE+2 CESTI	NR2800
30	1	FRIGDORICE GAS 15+1+DUE 2 VASCHE+2 CESTI	NR2800
31	1	TAVOLO SU GABINETTO CON ALZAVINA 1700 MM	TA44100070
32	1	AFFETTATRICE VERTE 350MM TRASAL CINGHIA	VC350/A
33	1	TAVOLO REFRIGERAZIONE/ALZAVINA 2 VANI	TAP444070
34	1	TAVOLO REFRIGERAZIONE/ALZAVINA 2 VANI	TAP444070
35	1	TAV. ARAMADIO CALDO PASSANTE 1400 MM	TAP4440070W
36	1	TAV. ARAMADIO CALDO PASSANTE 1400 MM	TAP4440070W
37	1	TAV. ARAMADIO CALDO PASSANTE 1400 MM	TAP4440070W
38	1	ARAMADIO NETTINO CON 2 FORTE BATTENTI	ABR10007180
03 - LAVAGGIO			
39	1	CARRELLINO DI SERVIZIO PAIALE BASSO 600	CP8061
40	1	LAV. CAR FRONT 1170E/HP. ID SCAR.BOLL.FR	LA14183P
41	1	LAVAGGIO ARAMADIO 1 VASCA COCC. SX 1400	UAT1P2P
42	1	LAVAGGIO ARAMADIO 1 VASCA COCC. SX 1400	UAT1P2P
43	1	TAVOLO ARAMADIO PASSANTE 2000 MM	TAP2000P
44	1	TAVOLO PRELAVAGGIO+VASCA GRANDE D>51200MM	BHP18128
45	1	CAPPA PARETE NOX 304+FILTRI 120X120 CM	EPF1212
46	1	TAVOLO SERV. LAVASTI GAS/25CM 1200MM	BHP1112
47	1	CANOVASCOLE A CARPINA 1120 EP7H	CS9P
48	1	CANOVASCOLE A CARPINA 1120 EP7H	CS9P
49	1	SCARIFALE A 4 BRASINI 1710 MM	SC1810
50	1	SCARIFALE A 4 BRASINI 1710 MM	SC1810
51	1	LAVAGGIO FRIGDORICE 2 VASCHE 810X540 MM	VAP1802SP
52	1	TAVOLO ARAMADIO PASSANTE 1400 MM	TAP1400P
PILETTE			
53	1	PILETTA SIFONDE IN NOX ASI 304.-340 MM	V501
54	1	PILETTA SIFONDE IN NOX ASI 304.-340 MM	V501
55	1	PILETTA SIFONDE IN NOX ASI 304.-340 MM	V501
56	1	PILETTA SIFONDE IN NOX ASI 304.-340 MM	V501
57	1	PILETTA SIFONDE IN NOX ASI 304.-340 MM	V501
58	1	PILETTA SIFONDE IN NOX ASI 304.-340 MM	V5121
59	1	VASCA A PAVIMENTO ASI 304+PILETTA CENR	V5121